


RZUT PIĘTRA

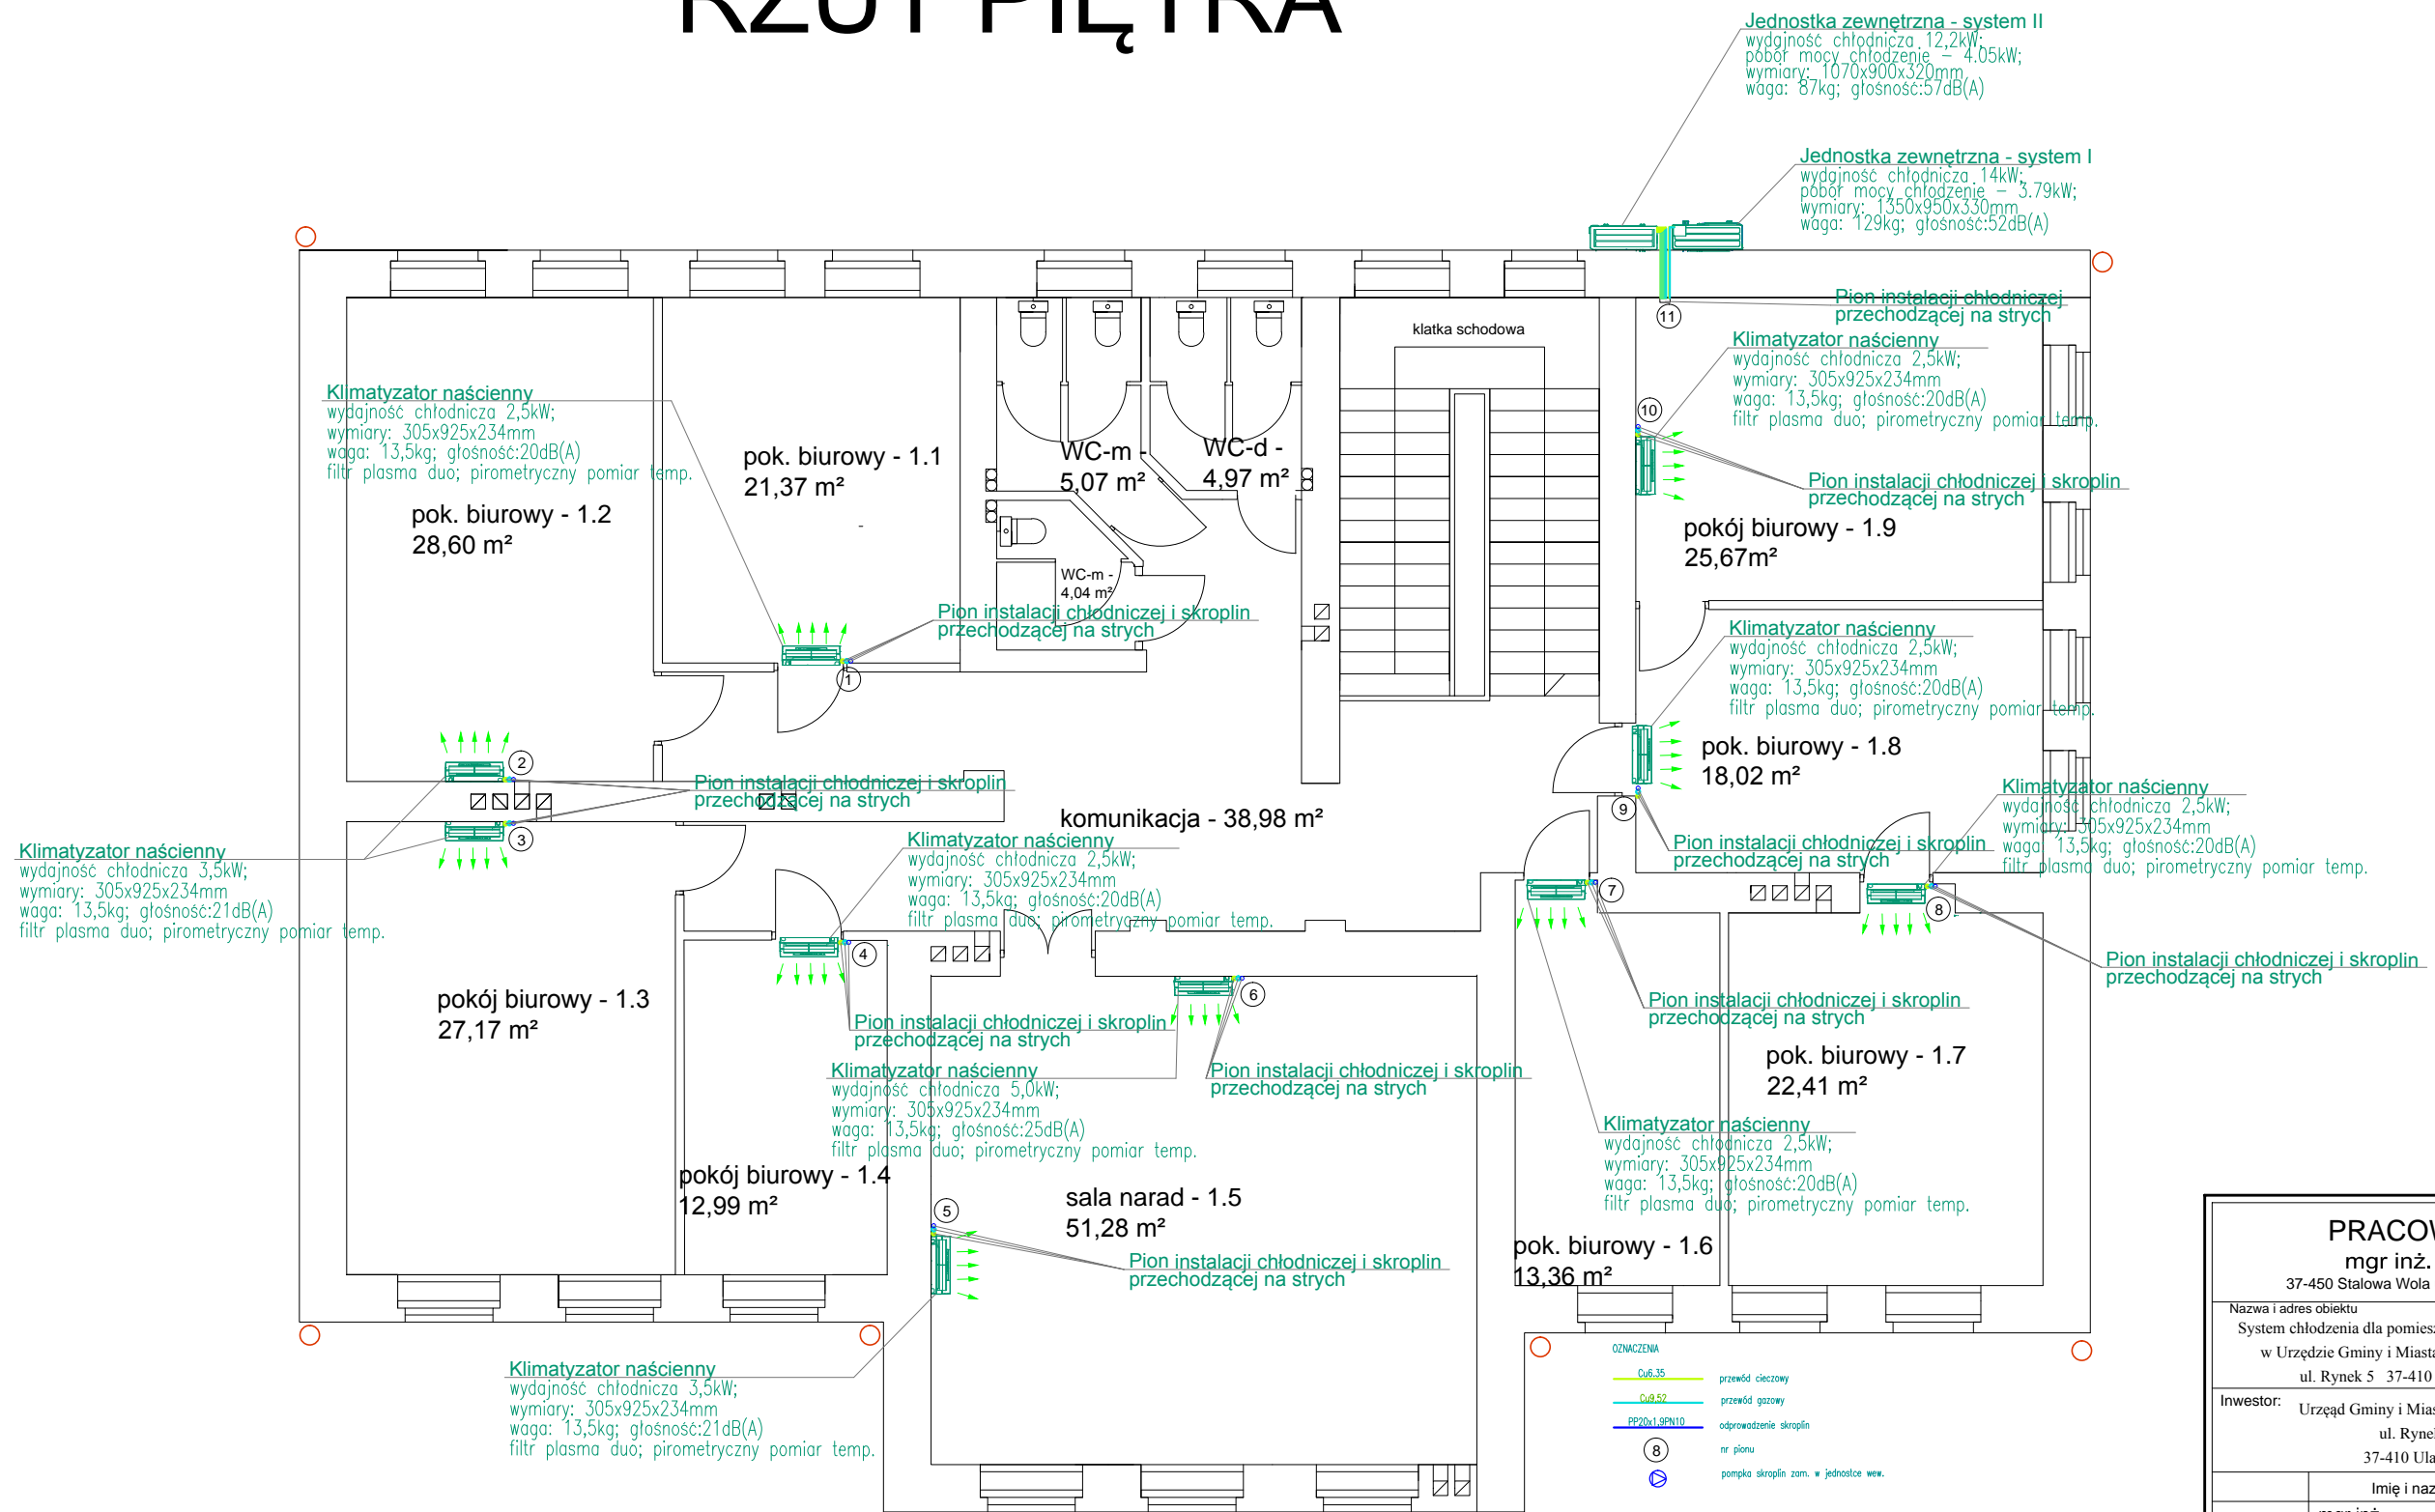

PRACOWNIA PROJEKTOWA mgr inż. ZDZISŁAW ŻURECKI 37-450 Stalowa Wola ul. K.E.N. 9/1 Tel/Fax (0-15) 842 71 87			
Nazwa i adres obiektu System chłodzenia dla pomieszczeń biurowych w Urzędzie Gminy i Miasta w Ulanowie ul. Rynek 5 37-410 Ulanów		Branża SANITARNA	Skala 1:100
Inwestor: Urząd Gminy i Miasta w Ulanowie ul. Rynek 5 37-410 Ulanów		Nazwa rysunku: System chłodzenia-rzut piętra	
Projektował mgr inż. Zdzisław ŻURECKI mgr inż. Anna KUPIEC		Nr upr. 156/TBG/94	Podpis Stadium: P. W Nr rys. 2 Data: 2013-12
Sprawdził inż. Stefan TUR		78/TBG/89	