


INSTALACJA C.O. I WENTYLACJA – RZUT PARTERU
skala 1:50

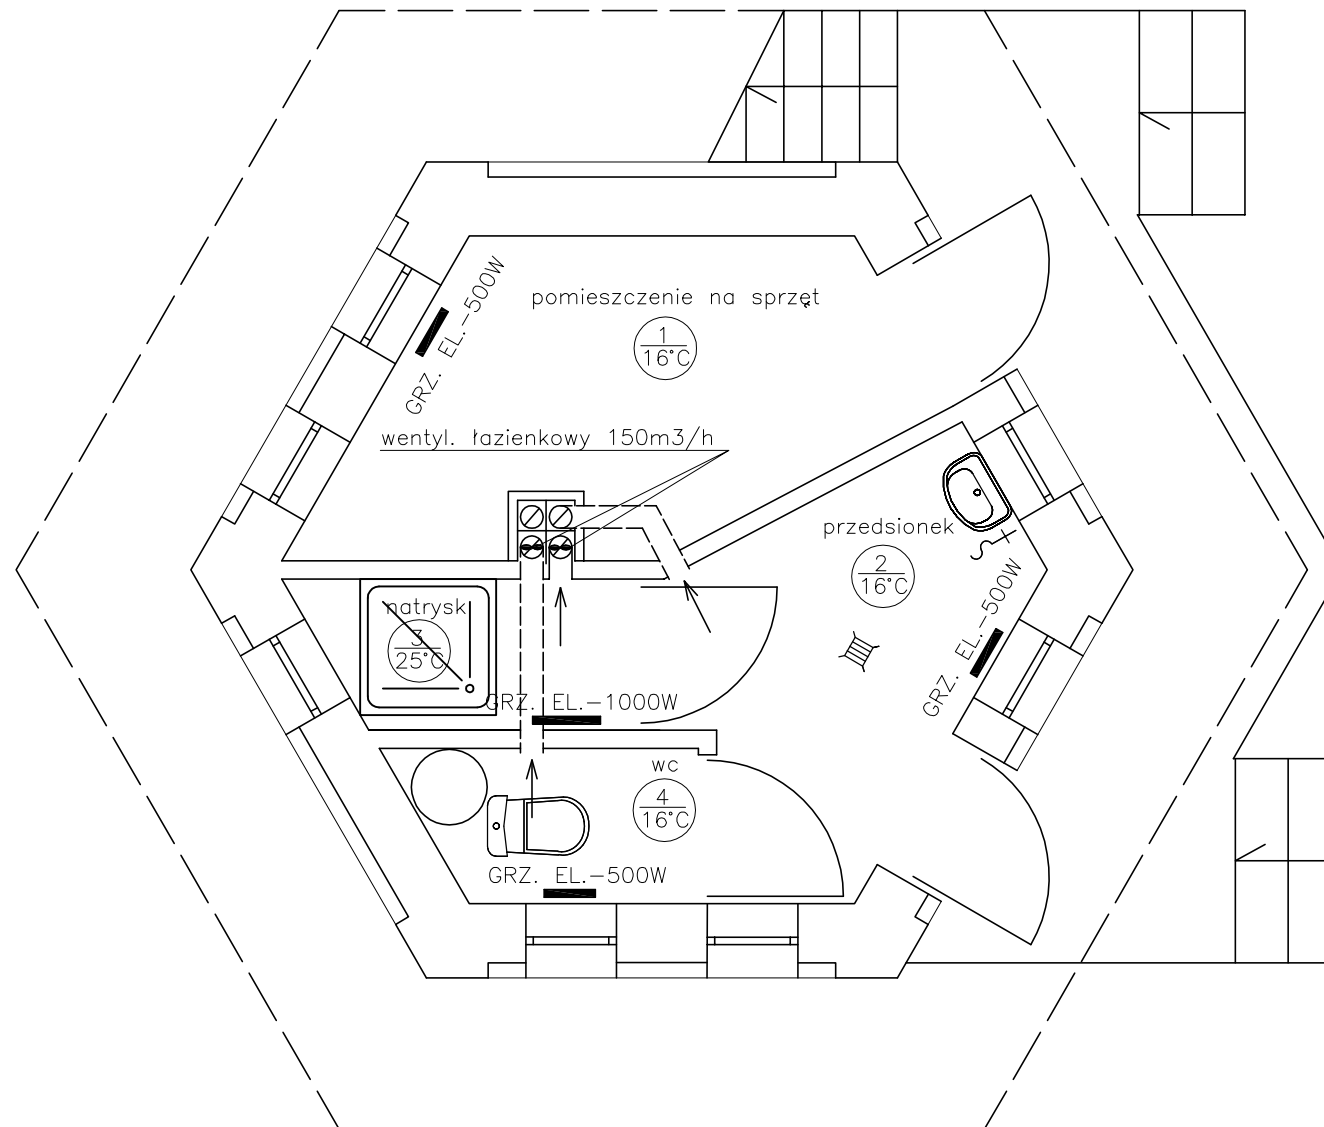

FIRMA: Zakład Usług Projektowych G. Kalamarz w Przeworsku				
TEMAT: Ośrodek rekreacyjno-sportowy w Ulanowie				
TREŚĆ RYSUNKU			INSTALACJA C.O. I WENTYL.	
			SKALA 1:50	
PROJEKTOWAŁ: Imię i nazwisko			specj.	nr upr.
inż. Adam Kalamarz			inst sanit	88/90
mgr inż. Artur Wyczarski			inst sanit	
SPRAWDZIŁ:			DATA: 01-2006	
mgr inż. Marek Kosior			inst sanit	BRANŻA: sanitarna
			NR RYS. 4	