


INSTALACJA WOD.-KAN. – RZUT PARTERU  
skala 1:50

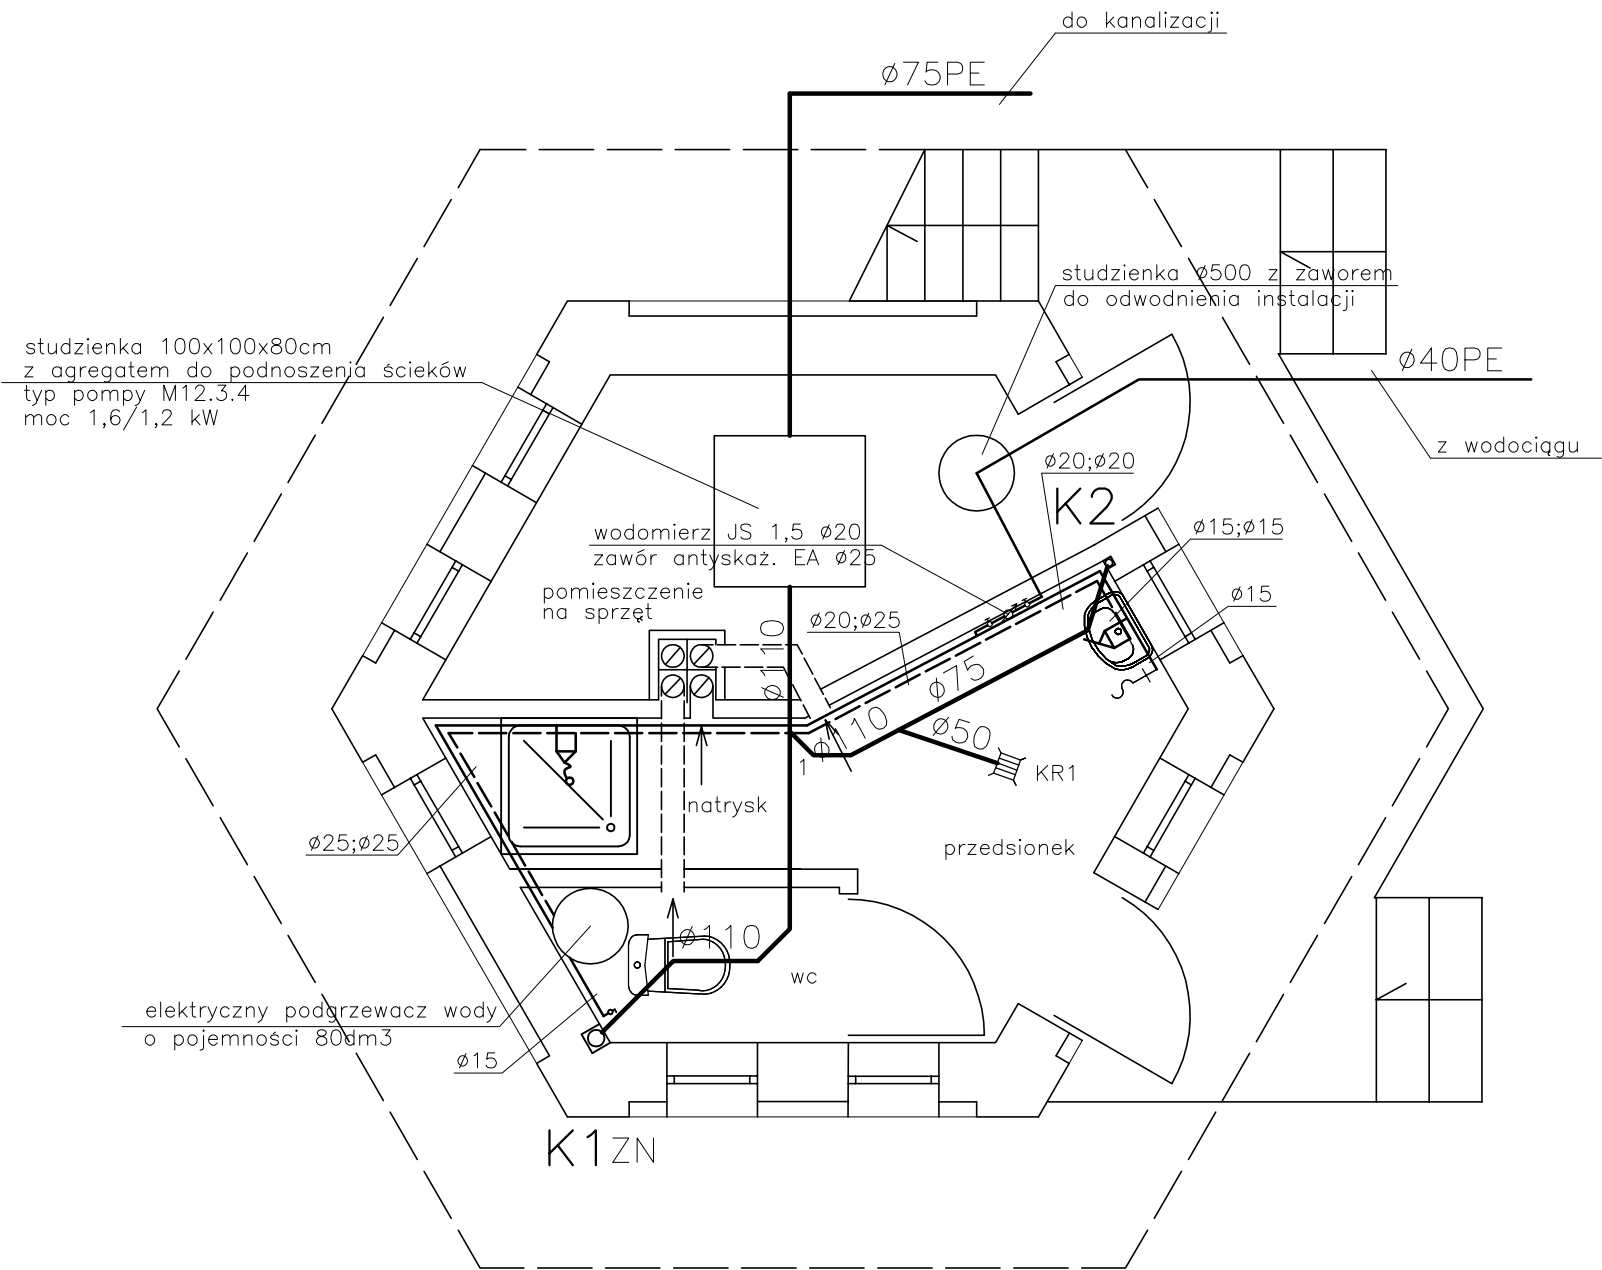

|                                                              |  |                      |         |                      |              |
|--------------------------------------------------------------|--|----------------------|---------|----------------------|--------------|
| FIRMA: Zakład Usług Projektowych G. Kalamarz<br>w Przeworsku |  |                      |         | SKALA<br>1:50        |              |
| TEMAT: Ośrodek rekreacyjno-sportowy<br>w Ulanowie            |  |                      |         | DATA: 01-2006        |              |
| TREŚĆ<br>RYSUNKU                                             |  | INSTALACJA WOD.-KAN. |         | BRANŻA:<br>sanitarna |              |
| PROJEKTOWAŁ:<br>Imię i nazwisko                              |  | specj.               | nr upr. | podpis               | NR RYS.<br>1 |
| inż. Adam Kalamarz                                           |  | inst sanit           | 88/90   |                      |              |
| mgr inż. Artur Wyczarski                                     |  | inst sanit           |         |                      |              |
| SPRAWDZIŁ:<br>mgr inż. Marek Kosior                          |  | inst sanit           | 12/98   |                      |              |